

## Wydział/Jednostka ogłaszająca

**ELSO F**  
Zakład Elektryczny  
Sławomir Furman  
42-454 NIEGOWONICE; ul. Starowiejska 21  
NIP: 649-001-28-40

## Data obowiązywania

od 2018-11-30 do 2018-12-14

## Treść

### OBWIESZCZENIE O PLANOWANIU BUDOWY PRZYŁĄCZA KABLOWEGO W MIEJSCOWOŚCI KROCZYCE / SIAMOSZYCE

**zawiadamiam**

**strony postępowania i wszystkich zainteresowanych**

**przez podanie do publicznej wiadomości:**

- w Biuletynie Informacji Publicznej Starostwa Powiatowego w Zawierciu,
- na tablicy ogłoszeń w siedzibie tut. organu,

że w dniu 30.11.2018 r. do Starostwa Powiatowego w Zawierciu wpłynął wniosek w sprawie zawiadomienia o budowie elektroenergetycznego przyłącza kablowego do działki nr 380/25 w miejscowości Kroczyce,

( obręb ewidencyjny: 241604\_2.0009, Kroczyce Stare).


Celem zasilenia działki nr 380/25, planowane jest umieszczenie kabla nN-0,4kV typu NA2XY 4 x35 mm<sup>2</sup> o długości 2 m oraz złącza kablowego w działce nr 380/26.

W związku z powyższym informuję, że z aktami sprawy, strony mogą zapoznać się w ELSOF Zakład Elektryczny Sławomir Furman , 42-454 Niegowonice ul. Starowiejska 21 w godzinach 7:00 - 14:00. Tel. 503 410 470

Zawiadomienie przez obwieszczenie uważa się za dokonane po upływie 14 dni od dnia publicznego ogłoszenia.

ZAKŁAD ELEKTRYCZNY  
ELSO F  
Sławomir Furman  
WŁAŚCICIEL



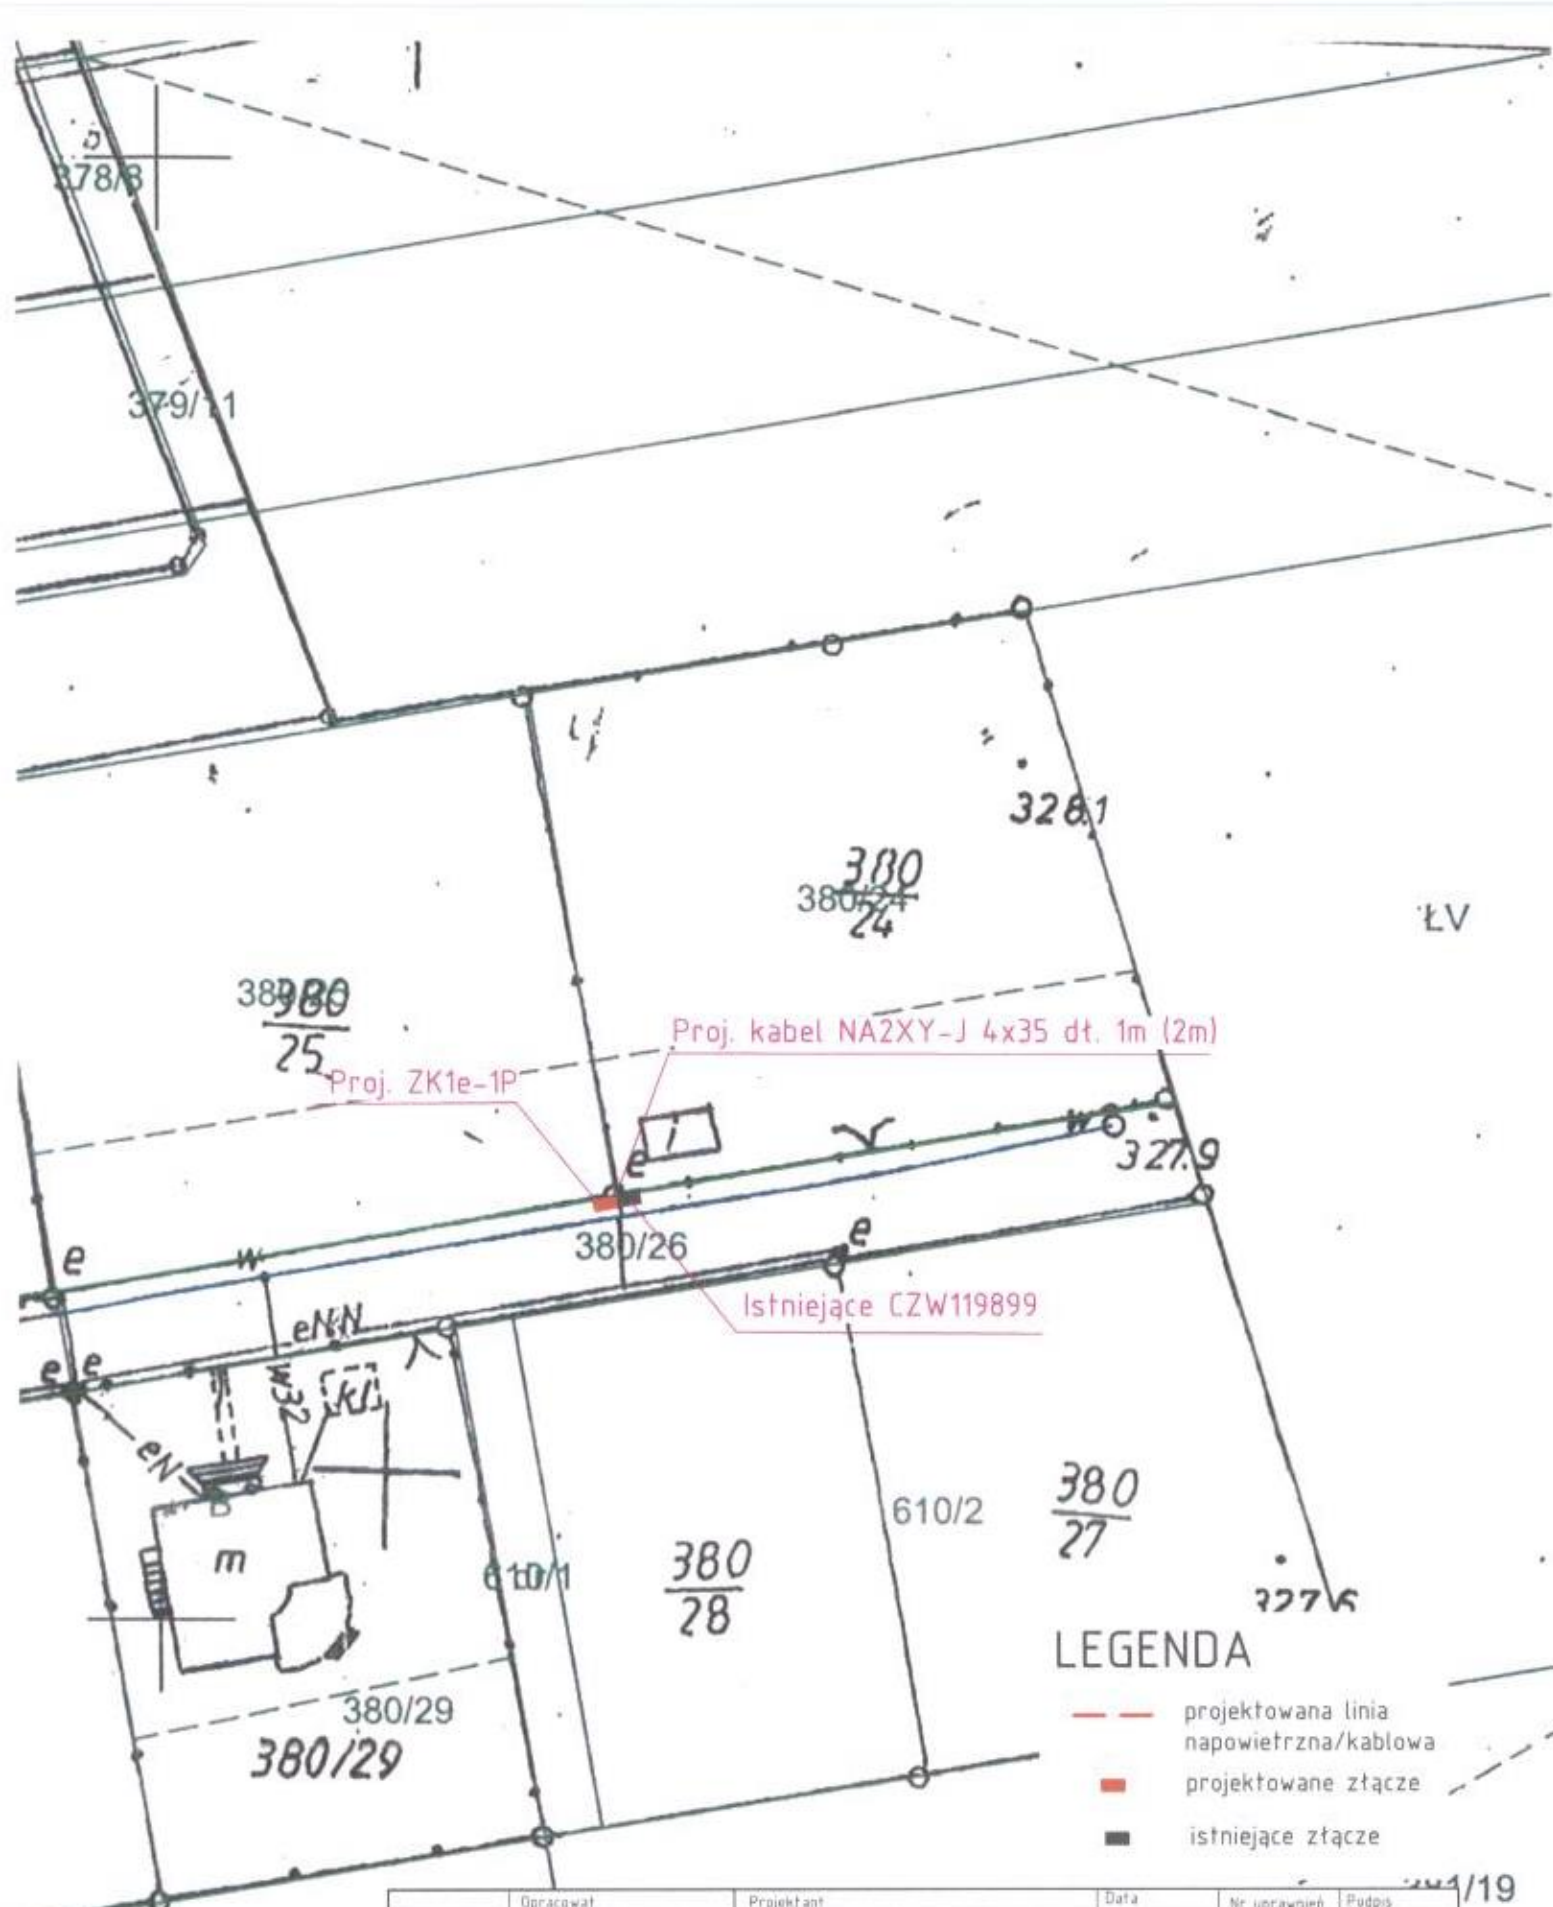

**ELSO F**  
**Zakład Elektryczny**  
**Sławomir Furman**  
 42-454 NIEGOWONICE, ul. Starowiejska 21  
 NIP: 649-001-28-40

	Opracował	Projektant	Data	Nr uprawnień	Podpis
Imię i nazwisko	inż. Krzysztof Kamiński	inż. Jerzy Mazur	10.2018	142/90	
Investor	TAURON Dystrybucja S.A. Oddział w Częstochowie Al. Armii Krajowej 5, 42-202 Częstochowa				
Nazwa projektu	Budowa przyłącza energii elektrycznej do domu jednorodzinnego Kroczyce, dz. nr 380/25			Zlecenie/umowa OPB-ZW-456/ 2018-065917	Faza projektu PB
Tytuł rysunku	Projekt zagospodarowania terenu			Format A4	Skala 1:500
				Nr rysunku	2

**LEGENDA**

- projektowana linia napowietrzna/kablowa
- projektowane złącze
- istniejące złącze