

42-454 NIEGOWONICE, UL. STAROWIEJSKA 21 TEL. 0-32 67 29 441, 602 748 738

503 410 470

NIP: 649-001-28-40

www.elfof.pl

TEL./FAX MOD 0-32 67 29 441

ROK ZAL. 1991

Niegowonice 17.12.2019

Wykonuje:

- Linie kablowe i napowietrzne N/N
- Instalacje wewnętrzne
- Linie kablowe Ś/N
- Pomiary elektryczne
- Budowa rozdzielnic wnekowych, szafowych oraz skrzynkowych typ S i Z pod zamówienia indywidualne
- Instalacje odgromowe
- Instalacje teletechniczne i sterownicze
- Instalacje alarmowe
- Oraz inne

STAROSTWO POWIATOWE w Zawierciu
KANCLARZKA OGÓLNA

Vpl. 2019 -12- 19

5

RKP: 54/130/19

**Starostwo Powiatowe
w Zawierciu
ul. Sienkiewicza 34
42-400 Zawiercie**

Dotyczy: umieszczenia informacji w BIP Starostwa Powiatowego w Zawierciu

Zwracamy się z prośbą o zamieszczenie ogłoszenia w Biuletynie Informacji Publicznej Starostwa Powiatowego w Zawierciu.


Firma ELSOF jest wykonawcą przyłączy elektrycznych na terenie powiatu zawierciańskiego, działająca jako wykonawca, na zlecenie TAURON Dystrybucja S.A.

Realizacja przyłączy elektrycznych w terenie wymaga zgody właściciela działki gruntowej na którego terenie będzie realizowane przyłącze, bądź będzie układana trasa kablowa.

Aktualnie firma ELSOF realizuje zlecenie przyłączenia działki nr 296/21 znajdującej się w miejscowości Kroczyce. Realizacja przyłącza wymaga umieszczenia kabla w działce nr 296/6 z którego będzie prowadzone przyłącze. Na podstawie wypisu z rejestru gruntów uzyskaliśmy adres właściciela. Jednakże właściciele działki nie żyją, a firma ELSOF nie jest w stanie ustalić adresu spadkobierców.

W związku z powyższym zwracamy się o umieszczenie ogłoszenia w Biuletynie Informacji Publicznej Starostwa Powiatowego w Zawierciu o planowanej inwestycji.

Z poważaniem

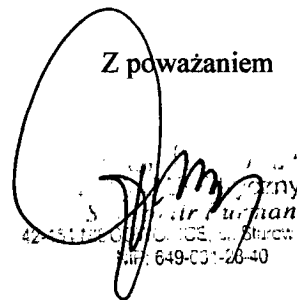
Sławomir Furman
42-454 NIEGOWONICE, ul. Starowiejska 21
NIP: 649-001-28-40

W załączeniu:

1. Projekt orientacyjny terenu - 1 egz.
2. Projekt zagospodarowania terenu - 1 egz.
3. Pełnomocnictwo

Wydział/Jednostka ogłaszająca

Data obowiązywania

od 2019-12-13 do 2020-01-13

Treść

OBWIESZCZENIE O PLANOWANIU BUDOWY PRZYŁĄCZA KABLOWEGO

W MIEJSCOWOŚCI KOSTKOWICE

zawiadamiam

strony postępowania i wszystkich zainteresowanych

przez podanie do publicznej wiadomości:

- w Biuletynie Informacji Publicznej Starostwa Powiatowego w Zawierciu,
- na tablicy ogłoszeń w siedzibie tut. organu,

że w dniu 17.12.2019 r. do Starostwa Powiatowego w Zawierciu wpłynął wniosek w sprawie zawiadomienia o budowie elektroenergetycznego przyłącza kablowego do działki nr 296/21 w miejscowości Kostkowice,


(obręb ewidencyjny: 0007, KOSTKOWICE).

Celem zasilenia działki nr 296/21 planowane jest umieszczenie kabla nN-0,4kV typu NA2XY-J 4x35 mm² o długości 5 m oraz złącza kablowego w działce nr 296/6.

W związku z powyższym informuję, że z aktami sprawy, strony mogą zapoznać się w ELSOF Zakład Elektryczny Sławomir Furman, 42-454 Niegowonice ul. Starowiejska 21 w godzinach 7:00 - 14:00. Tel. 503 410 470


Zawiadomienie przez obwieszczenie uważa się za dokonane po upływie 14 dni od dnia publicznego ogłoszenia.


ELSO F
Zakład Elektryczny
Sławomir Furman
42-454 NIEGOWONICE; ul. Starowiejska 21
NIP: 549-001-28/40

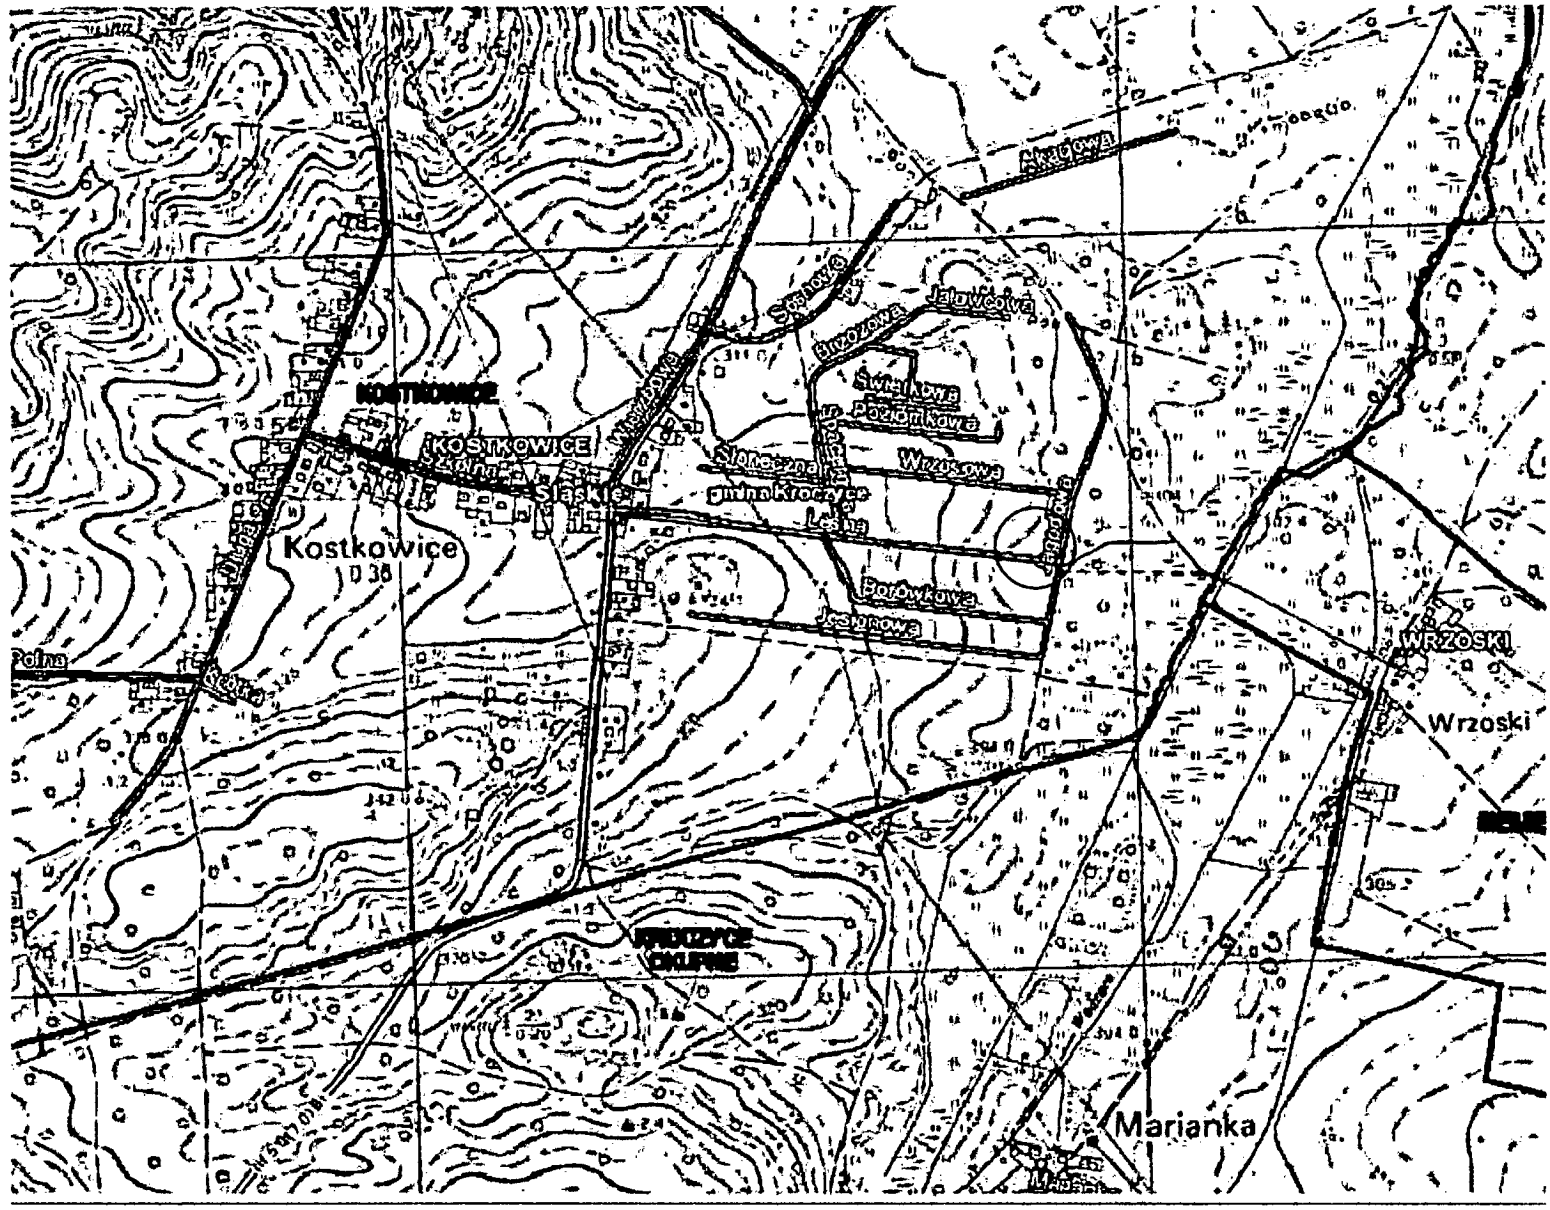


Z. Inż. Michał Jeziorek
 Sławomir Furman
 42-454 NIEGOŚCIE, ul. Starożytna 21
 NIP 149-031-28-40

	Opracował	Projektant	Data	Nr uprawnień	Podpis
Imię i nazwisko	Michał Jeziorek	inż. Jerzy Mazur	11.2019	142/90	
Investor	TAURON Dystrybucja S.A. Oddział w Częstochowie Al. Armii Krajowej 5 42-202 Częstochowa			Zlecenie/umowa OMB-2W-1B/ 2019-065550	Faza projektu PB
Nazwa projektu	Budowa przyłącza energii elektrycznej do placu budowy Kostkowice, dz. nr 296/21			Format A4	Skala 1:10000
Tytuł rysunku	Orientacja			Nr rysunku	1

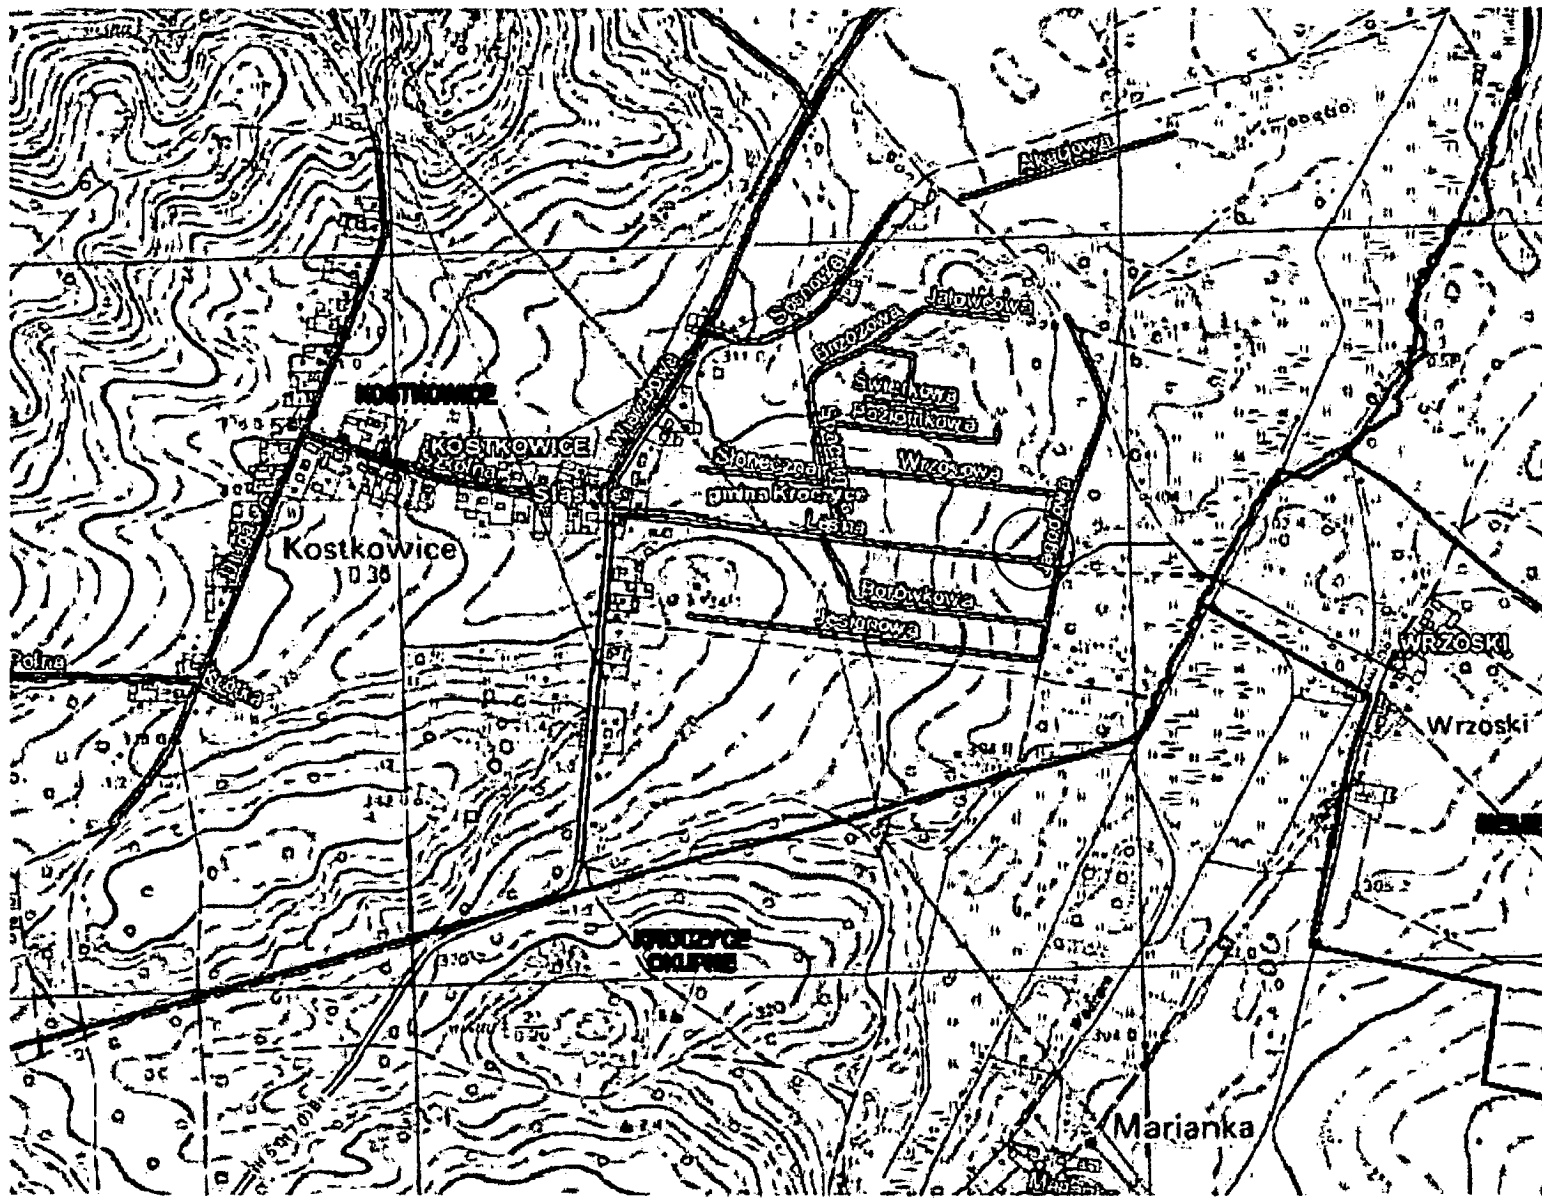

 


ELCO
 Zakład Projektowy
 Sławomir Furman
 42-454 NIEGOWICE ul. Staszica 11
 NIP 49-331-28-40

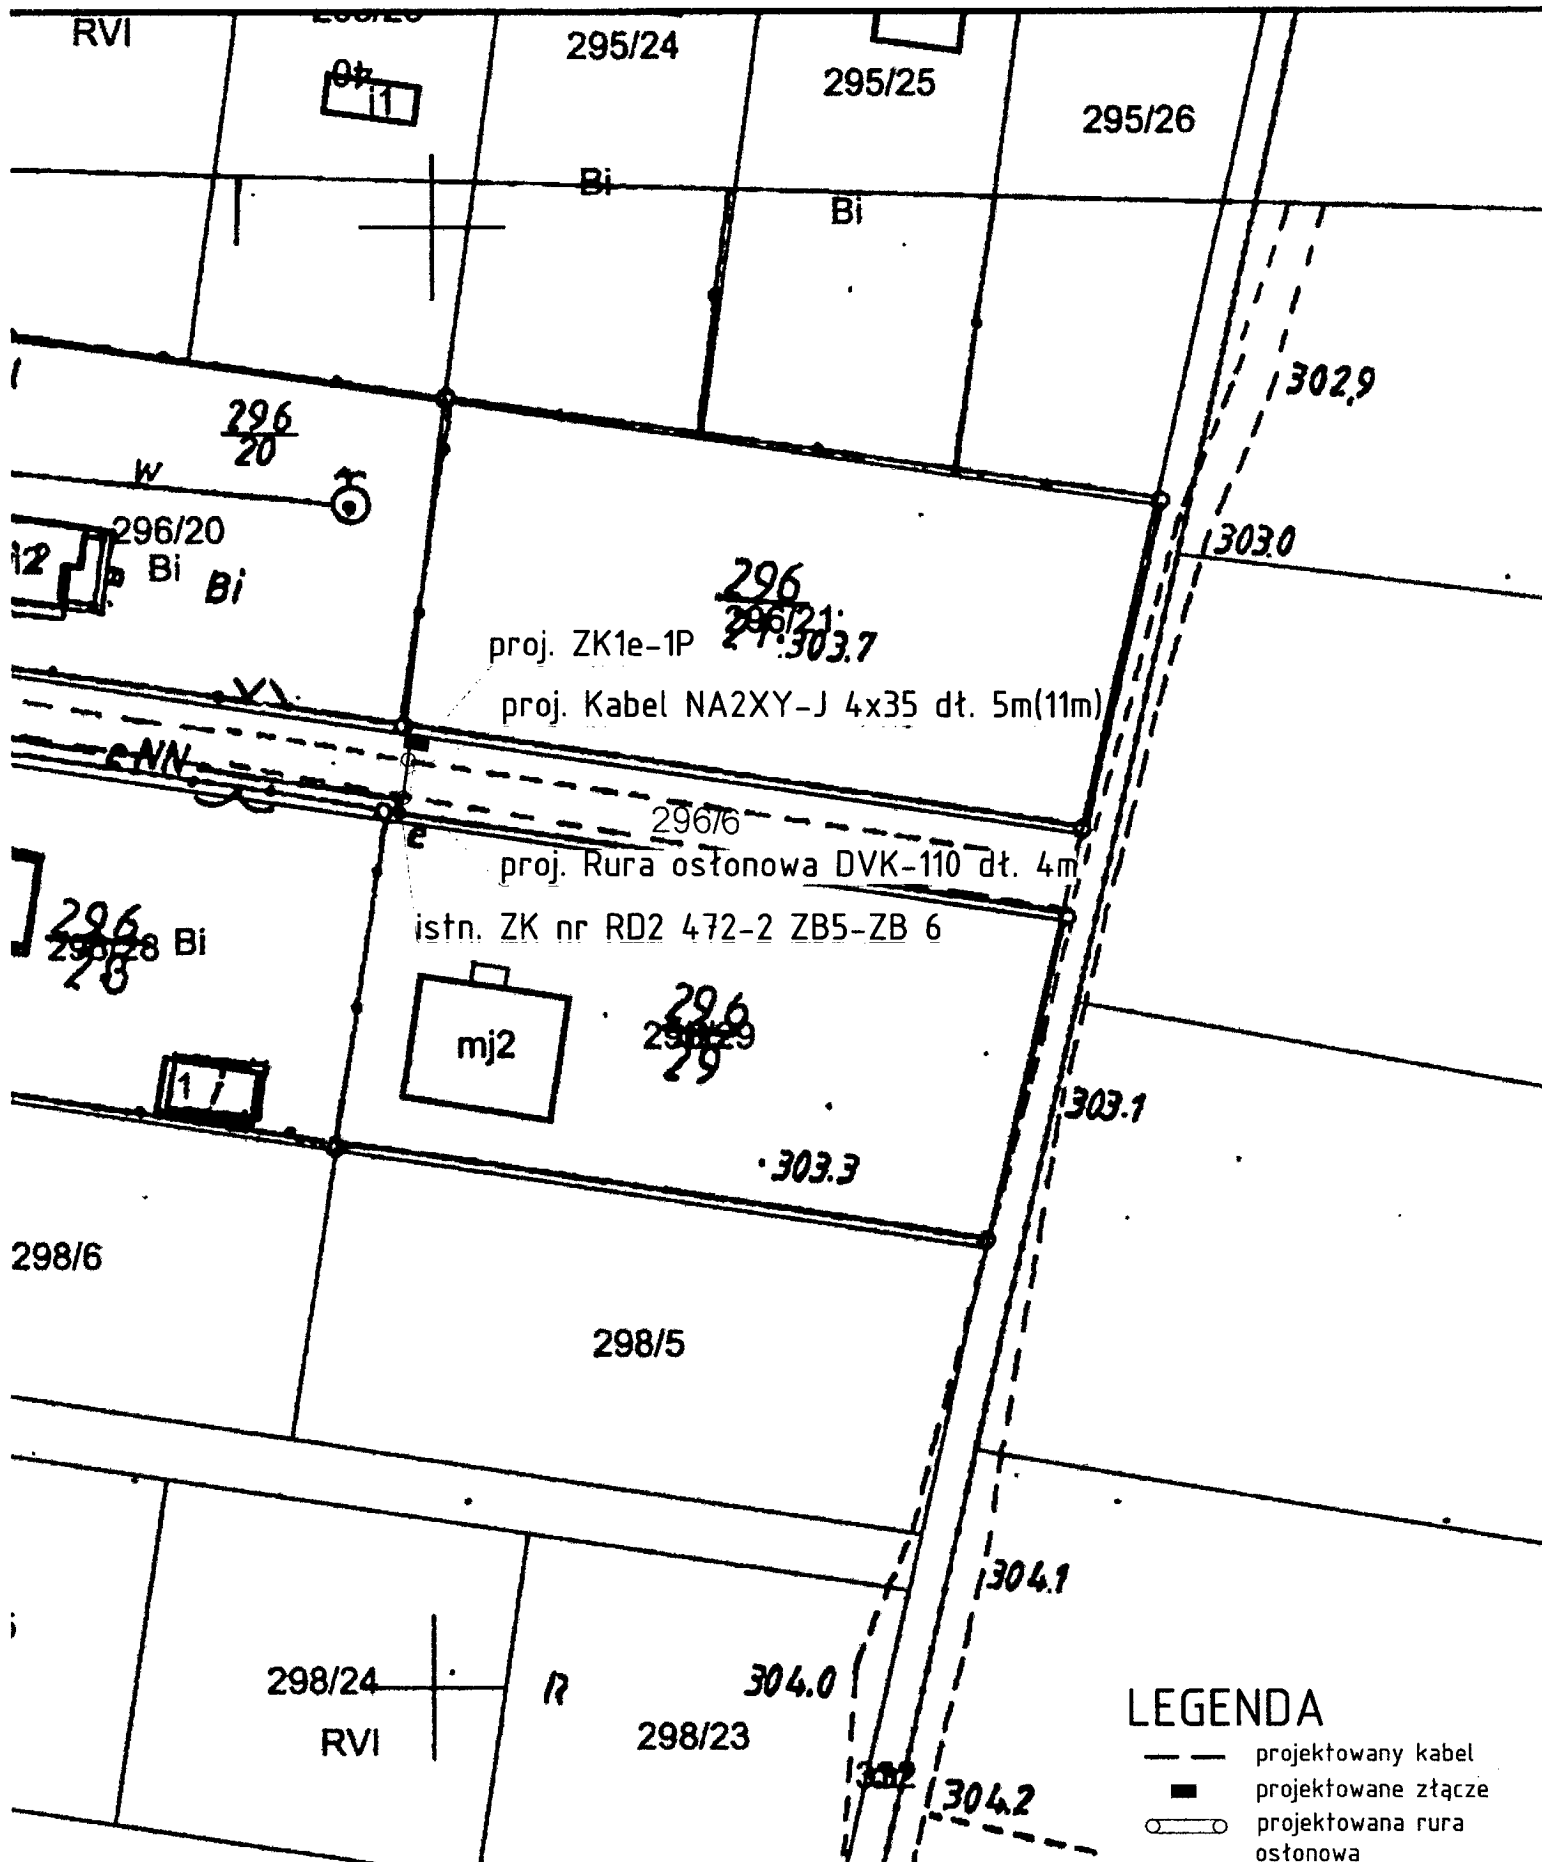	Opracował	Projektant	Data	Nr uprawnień	Podpis
imię i nazwisko	Michał Jeziorek	inż. Jerzy Mazur	11.2019	142/90	
inwestor	TAURON Dystrybucja S.A. Oddział w Częstochowie Al. Armii Krajowej 5 42-202 Częstochowa			Zlecenie/umowa OMB-2W-1B/ 2019-065550	Faza projektu PB
Nazwa projektu	Budowa przyłącza energii elektrycznej do placu budowy Kostkowice, dz. nr 296/21			Format A4	Skala 1:10000
Tytuł rysunku	Orientacja			Nr rysunku	1



LEGENDA


-  projektowany kabel
-  projektowane złącze
-  projektowana rura osłonowa

imię i nazwisko	Opracował	Projektant	Data	Nr uprawnień	Podpis
	Michał Jeziorek	inż. Jerzy Mazur	11.2019	142/90	
Inwestor	TAURON Dystrybucja S.A. Oddział w Częstochowie Al. Armii Krajowej 5 42-202 Częstochowa			Zlecenie/umowa 0118-2W-113/ 2019-065550	Faza projektu PB
Nazwa projektu	Budowa przyłącza energii elektrycznej do placu budowy Kostkowice, dz. nr 296/21			Format A4	Skala 1:500
Tytuł rysunku	Projekt zagospodarowania terenu			Nr rysunku	2

ELCOB
Zakład Elektryczny
Sławomir Furmański
42-454 NILCOY/CIEMIE ul. Starowojkowska 21
NIP: 649-011-28-40

1/1

1303 0

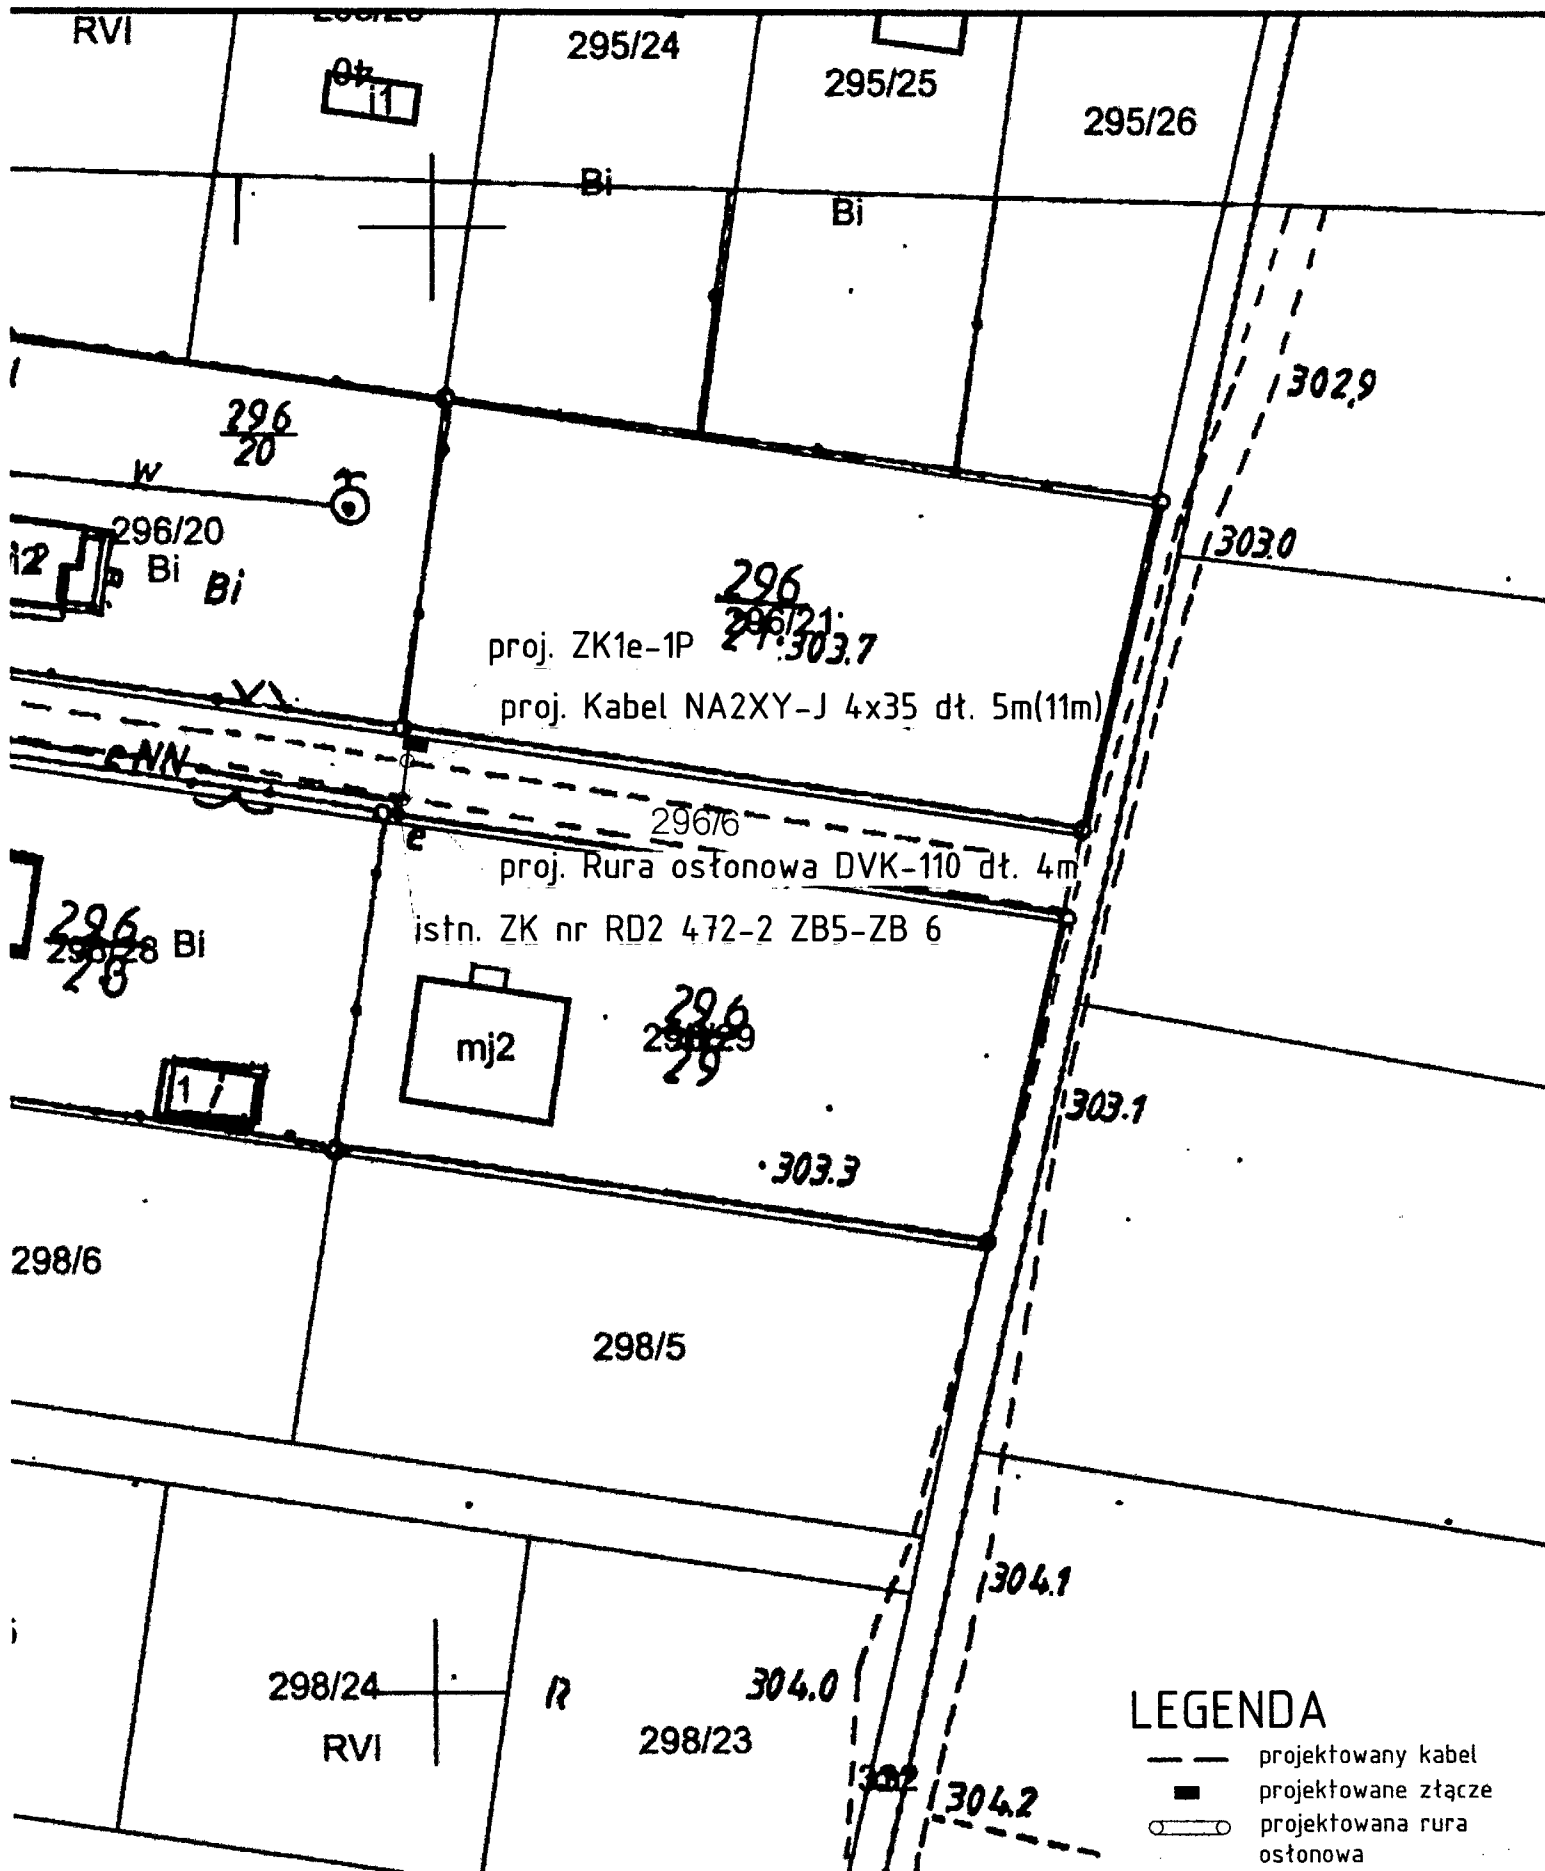

LEGENDA

- projektowany kabel
- projektowane złącze
- projektowana rura osłonowa

Opracował	Projektant	Data	Nr uprawnień	Podpis
imię i nazwisko Michał Jeziorek	inż. Jerzy Mazur	11.2019	142/90	
Investor	TAURON Dystrybucja S.A. Oddział w Częstochowie Al. Armii Krajowej 5 42-202 Częstochowa		Zlecenie/umowa OMB-2W-1B/ 2019-065550	Faza projektu PB
Nazwa projektu	Budowa przyłącza energii elektrycznej do placu budowy Kostkowice, dz. nr 296/21		Format A4	Skala 1:500
Tytuł rysunku	Projekt zagospodarowania terenu		Nr rysunku	2

ELBOP
Zakład Elektryczny
Sławomir Furman
42-454 NIEGOŹ DOLICE; ul. Starowiejska 21
NIP: 649-001-28-40

111

1302 0