



ZAKŁAD ELEKTRYCZNY

SŁAWOMIR FURMAN

42-454 NIEGOWONICE, UL. STAROWIEJSKA 21 TEL. 0-32 67 29 441, 602 748 738

503 410 470

NIP: 649-001-28-40

www.elsof.pl

TEL./FAX MOD 0-32 67 29 441

ROK ZAL. 1991

Niegowonice 12.12.2019

Wykonuje:

- Linie kablowe i napowietrzne N/N
- Instalacje wewnętrzne
- Linie kablowe Ś/N
- Pomiary elektryczne
- Budowa rozdzielnic wnekowych, szafowych oraz skrzynkowych typ S i Z pod zamówienia indywidualne
- Instalacje odgromowe
- Instalacje teletechniczne i sterownicze
- Instalacje alarmowe
- Oraz inne

STAROSTWO POWIATOWE w Zawierciu
KANCELARIA OGÓLNA

Wpł. 2019 -12- 19
5

Dość załączników

określonych Rkp 54131/19

**Starostwo Powiatowe
w Zawierciu
ul. Sienkiewicza 34
42-400 Zawiercie**

Dotyczy: umieszczenia informacji w BIP Starostwa Powiatowego w Zawierciu

Zwracamy się z prośbą o zamieszczenie ogłoszenia w Biuletynie Informacji Publicznej Starostwa Powiatowego w Zawierciu.

Firma EL SOF jest wykonawcą przyłączy elektrycznych na terenie powiatu zawierciańskiego, działająca jako wykonawca, na zlecenie TAURON Dystrybucja S.A.

Realizacja przyłączy elektrycznych w terenie wymaga zgody właściciela działki gruntowej na którego terenie będzie realizowane przyłącze, bądź będzie układana trasa kablowa.

Aktualnie firma EL SOF realizuje zlecenie przyłączenia działki nr 2468/5 znajdującej się w miejscowości Kroczyce. Realizacja przyłącza wymaga umieszczenia kabla w działce nr 2468/11 która jest drogą dojazdową do posesji i stanowi współwłasność 7 właścicieli. Na podstawie wypisu z rejestru gruntów uzyskaliśmy adresy w/w współwłaścicieli. Jednakże 3 współwłaściciele ma nieaktualne adresy i nie można ustalić ich miejsca pobytu celem uzyskania wymaganej zgody.

W związku z powyższym zwracamy się o umieszczenie ogłoszenia w Biuletynie Informacji Publicznej Starostwa Powiatowego w Zawierciu o planowanej inwestycji.

Z poważaniem

W załączeniu:

1. Projekt orientacyjny terenu - 1 egz.
2. Projekt zagospodarowania terenu - 1 egz.
3. Pełnomocnictwo

Wydział/Jednostka ogłaszająca

Data obowiązywania

od 2019-12-23 do 2020-01-13

Treść:

OBWIESZCZENIE O PLANOWANIU BUDOWY PRZYŁĄCZA KABLOWEGO W MIEJSCOWOŚCI KROCZYCE

zawiadamiam

strony postępowania i wszystkich zainteresowanych

przez podanie do publicznej wiadomości:

- w Biuletynie Informacji Publicznej Starostwa Powiatowego w Zawierciu,
- na tablicy ogłoszeń w siedzibie tut. organu,

że w dniu 23.12.2019 r. do Starostwa Powiatowego w Zawierciu wpłynął wniosek w sprawie zawiadomienia o budowie elektroenergetycznego przyłącza kablowego do działki nr 2468/5 w miejscowości Kroczyce,

(obręb ewidencyjny: 241604_2.0008 Kroczyce Okupne).


Celem zasilenia działki nr 2468/5 planowane jest umieszczenie kabla nN-0,4kV typu NA2XY 4 x120 mm² o długości 60 m w działce nr 2468/11.

W związku z powyższym informuję, że z aktami sprawy, strony mogą zapoznać się w ELSOF Zakład Elektryczny Sławomir Furman , 42-454 Niegowonice ul. Starowiejska 21 w godzinach 7:00 - 14:00. Tel. 503 410 470

Zawiadomienie przez obwieszczenie uważa się za dokonane po upływie 14 dni od dnia publicznego ogłoszenia.




ELSO F
Zakład Elektryczny
Sławomir Furman
42-454 NIEGOWONICE, ul. Starowiejska 21
NIP: 649-001-38-40

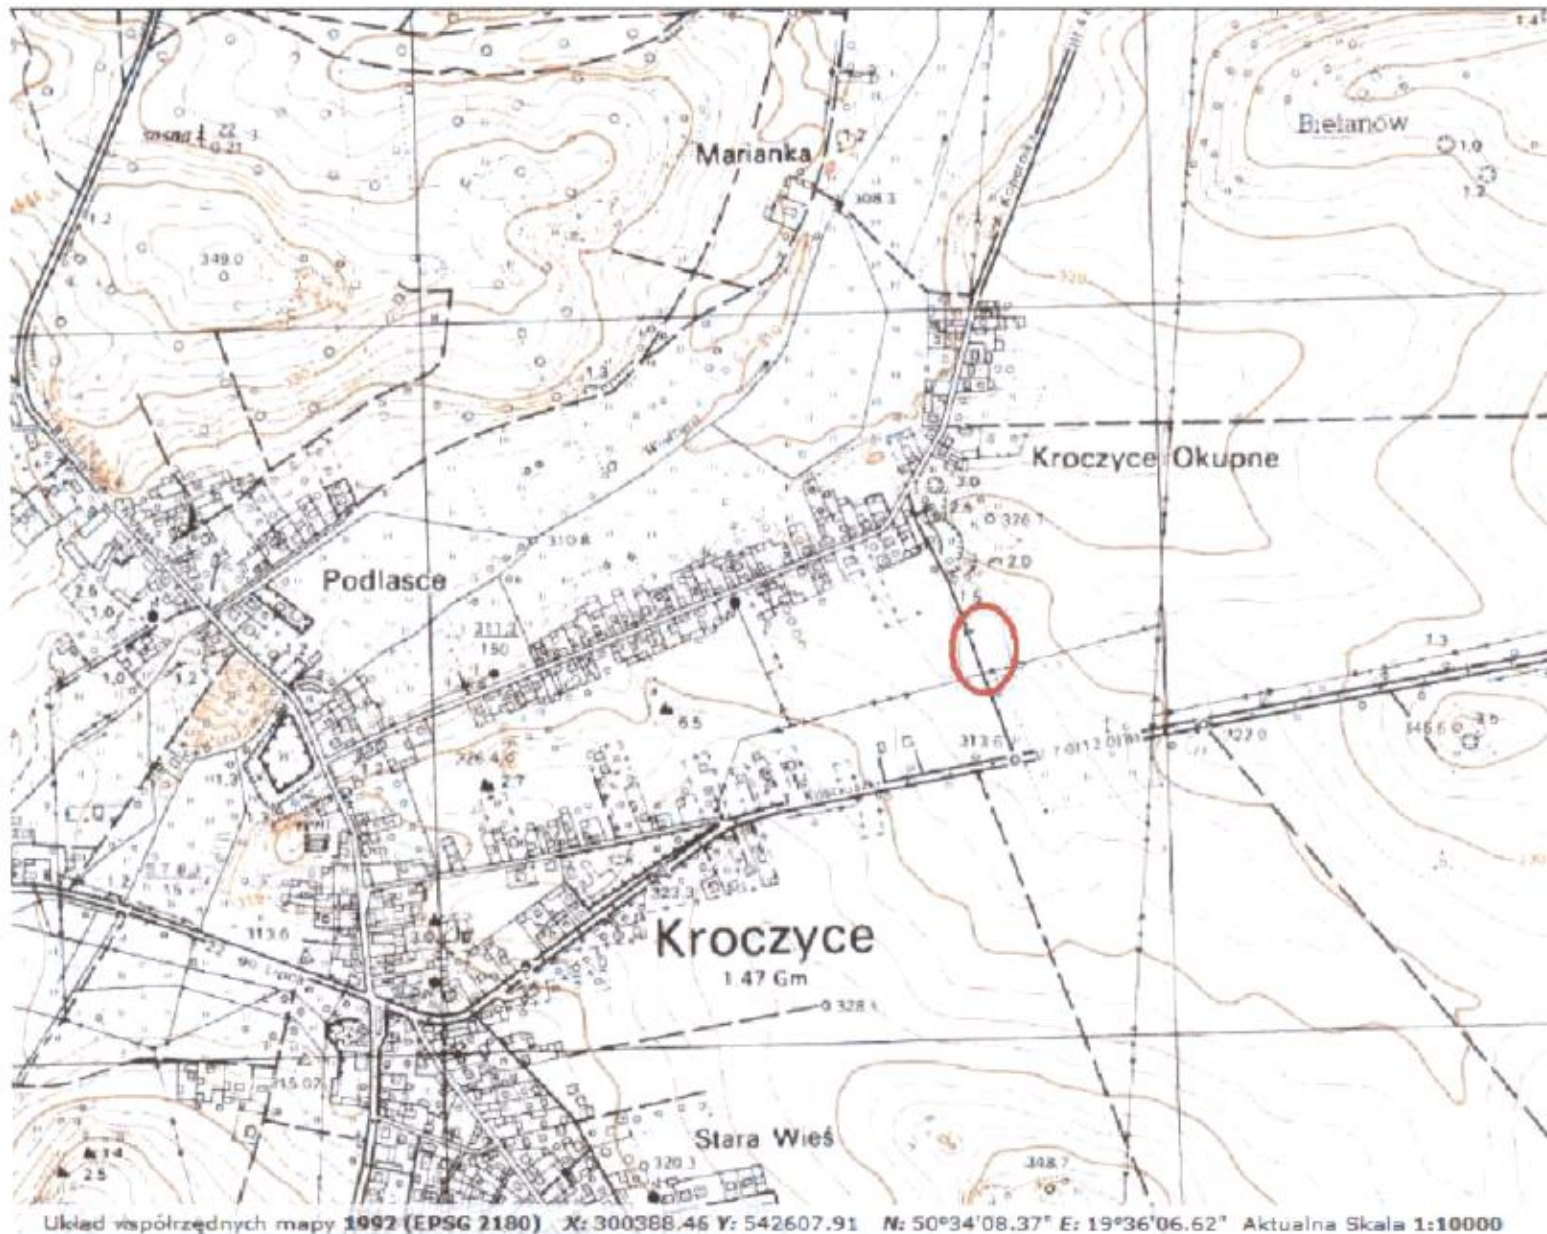


 E L S C P
 Zakład Elektryczny
 Sławomir Furmaniak
 ul. Staroborska 21
 42-454 Kędzierzyn-Koźle
 tel. 71 344 001-20-40

	Opracował	Projektant	Data	Nr uprawnień	Podpis
Imię i nazwisko	inż. Krzysztof Kamiński	inż. Jerzy Mazur	12.2019	142/90	
Investor	TAURON Dystrybucja S.A. Oddział w Częstochowie Al. Armii Krajowej 5, 42-202 Częstochowa			Zlecenie/umowa OM8-2w-05/ 2019-086253	Faza projektu PB
Nazwa projektu	Budowa przyłącza energii elektrycznej do domu jednorodzinnego Kroczyce, dz. nr 2468/5			Format A4	Skala 1:10000
Tytuł rysunku	Orientacja w terenie			Nr rysunku	1

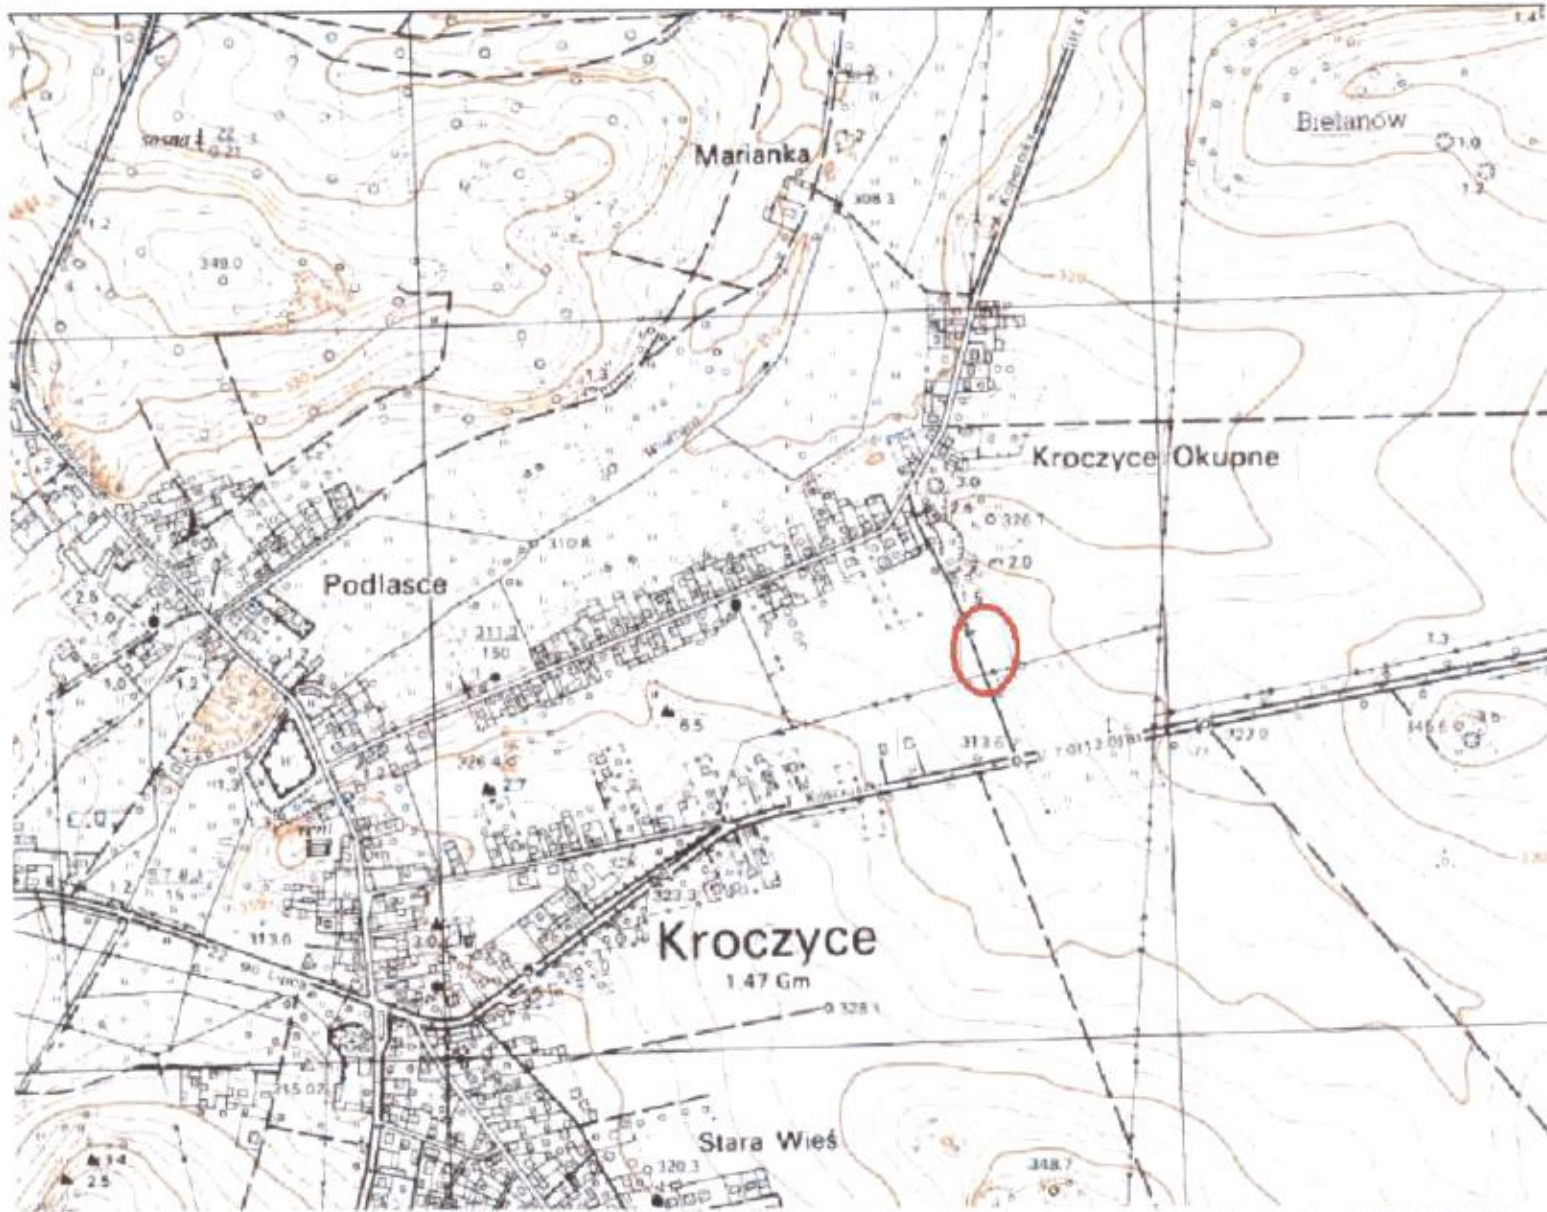

Układ współrzędnych mapy 1992 (EPSG 2180) X: 300388.46 Y: 542607.91 N: 50°34'08.37" E: 19°36'06.62" Aktualna Skala 1:10000



	Opracował	Projektant	Data	Nr uprawnień	Podpis
Imię i nazwisko	inż. Krzysztof Kamiński	inż. Jerzy Mazur	12.2019	142/90	
Investor	TAURON Dystrybucja S.A. Oddział w Częstochowie Al. Armii Krajowej 5, 42-202 Częstochowa				
Nazwa projektu	Budowa przyłącza energii elektrycznej do domu jednorodzinnego Kroczyce, dz. nr 2468/5			Zlecenie/umowa DPM-2w-05/ 2019-086253	Faza projektu PB
Tytuł rysunku	Orientacja w terenie			Format A4	Skala 1:10000
				Nr rysunku	1