

# ZAKŁAD ELEKTRYCZNY


## SŁAWOMIR FURMAN

42-454 NIEGOWONICE, UL. STAROWIEJSKA 21 TEL. 0-32 67 29 441, 602 748 738  
503 410 470  
NIP: 649-001-28-40 www.elsof.pl TEL./FAX MOD 0-32 67 29 441

**ROK ZAL. 1991**

Wykonuje:

- Linie kablowe i napowietrzne N/N
- Instalacje wewnętrzne
- Linie kablowe Ś/N
- Pomiarы elektryczne
- Budowa rozdzielnic wnekowych, szafowych oraz skrzynkowych typ Si Z pod zamówienia indywidualne
- Instalacje odgromowe
- Instalacje teletechniczne i sterownicze
- Instalacje alarmowe
- Oraz inne

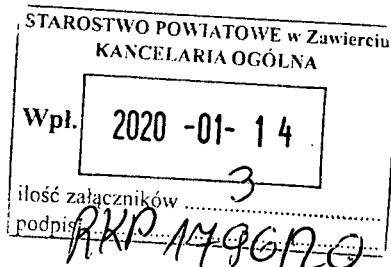

Niegowonice 14.01.2020

**Starostwo Powiatowe  
w Zawierciu  
ul. Sienkiewicza 34  
42-400 Zawiercie**

**Dotyczy: umieszczenia informacji w BIP Starostwa Powiatowego w Zawierciu**

Zwracamy się z prośbą o zamieszczenie ogłoszenia w Biuletynie Informacji Publicznej Starostwa Powiatowego w Zawierciu.


Firma ELSOF jest wykonawcą przyłączy elektrycznych na terenie powiatu zawierciańskiego, działająca jako wykonawca, na zlecenie TAURON Dystrybucja S.A.

Realizacja przyłączy elektrycznych w terenie wymaga zgody właściciela działki gruntowej na którego terenie będzie realizowane przyłącze, bądź będzie układana trasa kablowa.

Aktualnie firma ELSOF realizuje zlecenie przyłączenia działek nr 333/34, 333/35 znajdującej się w miejscowości Kroczyce. Realizacja przyłącza wymaga umieszczenia kabla w działce nr 333/61 która jest drogą dojazdową do posesji i stanowi współwłasność 14 właścicieli. Na podstawie wypisu z rejestru gruntów uzyskaliśmy adresy w/w współwłaścicieli. Jednakże 4 współwłaścicieli ma nieaktualne adresy i nie można ustalić ich miejsca pobytu celem uzyskania wymaganej zgody.

W związku z powyższym zwracamy się o umieszczenie ogłoszenia w Biuletynie Informacji Publicznej Starostwa Powiatowego w Zawierciu o planowanej inwestycji.

Z poważaniem

  
ELSO F  
Zakład Elektryczny  
Sławomir Furman  
42-454 NIEGOWONICE, ul. Starowiejska 21  
NIP: 649-001-28-40

W załączeniu:

1. Projekt orientacyjny terenu - 1 egz.
2. Projekt zagospodarowania terenu - 1 egz.

## Wydział/Jednostka ogłaszająca

ELSO F  
Zakład Elektryczny  
Sławomir Furman  
42-454 NIEGOWONICE; ul. Starowiejska 21  
NIP: 649-001-28-40

### Data obowiązywania

od 2020-01-20 do 2020-02-03

### Treść

## OBWIESZCZENIE O PLANOWANIU BUDOWY PRZYŁĄCZA KABLOWEGO

### W MIEJSCOWOŚCI KOSTKOWICE

**zawiadamiam**

**strony postępowania i wszystkich zainteresowanych**

**przez podanie do publicznej wiadomości:**

- w Biuletynie Informacji Publicznej Starostwa Powiatowego w Zawierciu,
- na tablicy ogłoszeń w siedzibie tut. organu,

że w dniu 14.01.2020 r. do Starostwa Powiatowego w Zawierciu wpłynął wniosek w sprawie zawiadomienia o budowie elektroenergetycznego przyłącza kablowego do działek nr 333/34 i 333/35 w miejscowości Kroczyce,


(obręb ewidencyjny: 0009, Kroczyce Stare).

Celem zasilenia działek nr 333/34, 333/35 planowane jest umieszczenie kabla nN-0,4kV typu NA2XY-J 4x120 mm<sup>2</sup> o długości 2 m oraz złącza kablowego w granicy działek nr 333/34, 333/35, 333/61.


W związku z powyższym informuję, że z aktami sprawy, strony mogą zapoznać się w ELSOF Zakład Elektryczny Sławomir Furman, 42-454 Niegowonice ul. Starowiejska 21 w godzinach 7:00 - 14:00. Tel. 503 410 470

Zawiadomienie przez obwieszczenie uważa się za dokonane po upływie 14 dni od dnia publicznego ogłoszenia.

ELSO F  
Zakład Elektryczny  
Sławomir Furman  
42-454 NIEGOWONICE; ul. Starowiejska 21  
NIP: 649-001-28-40

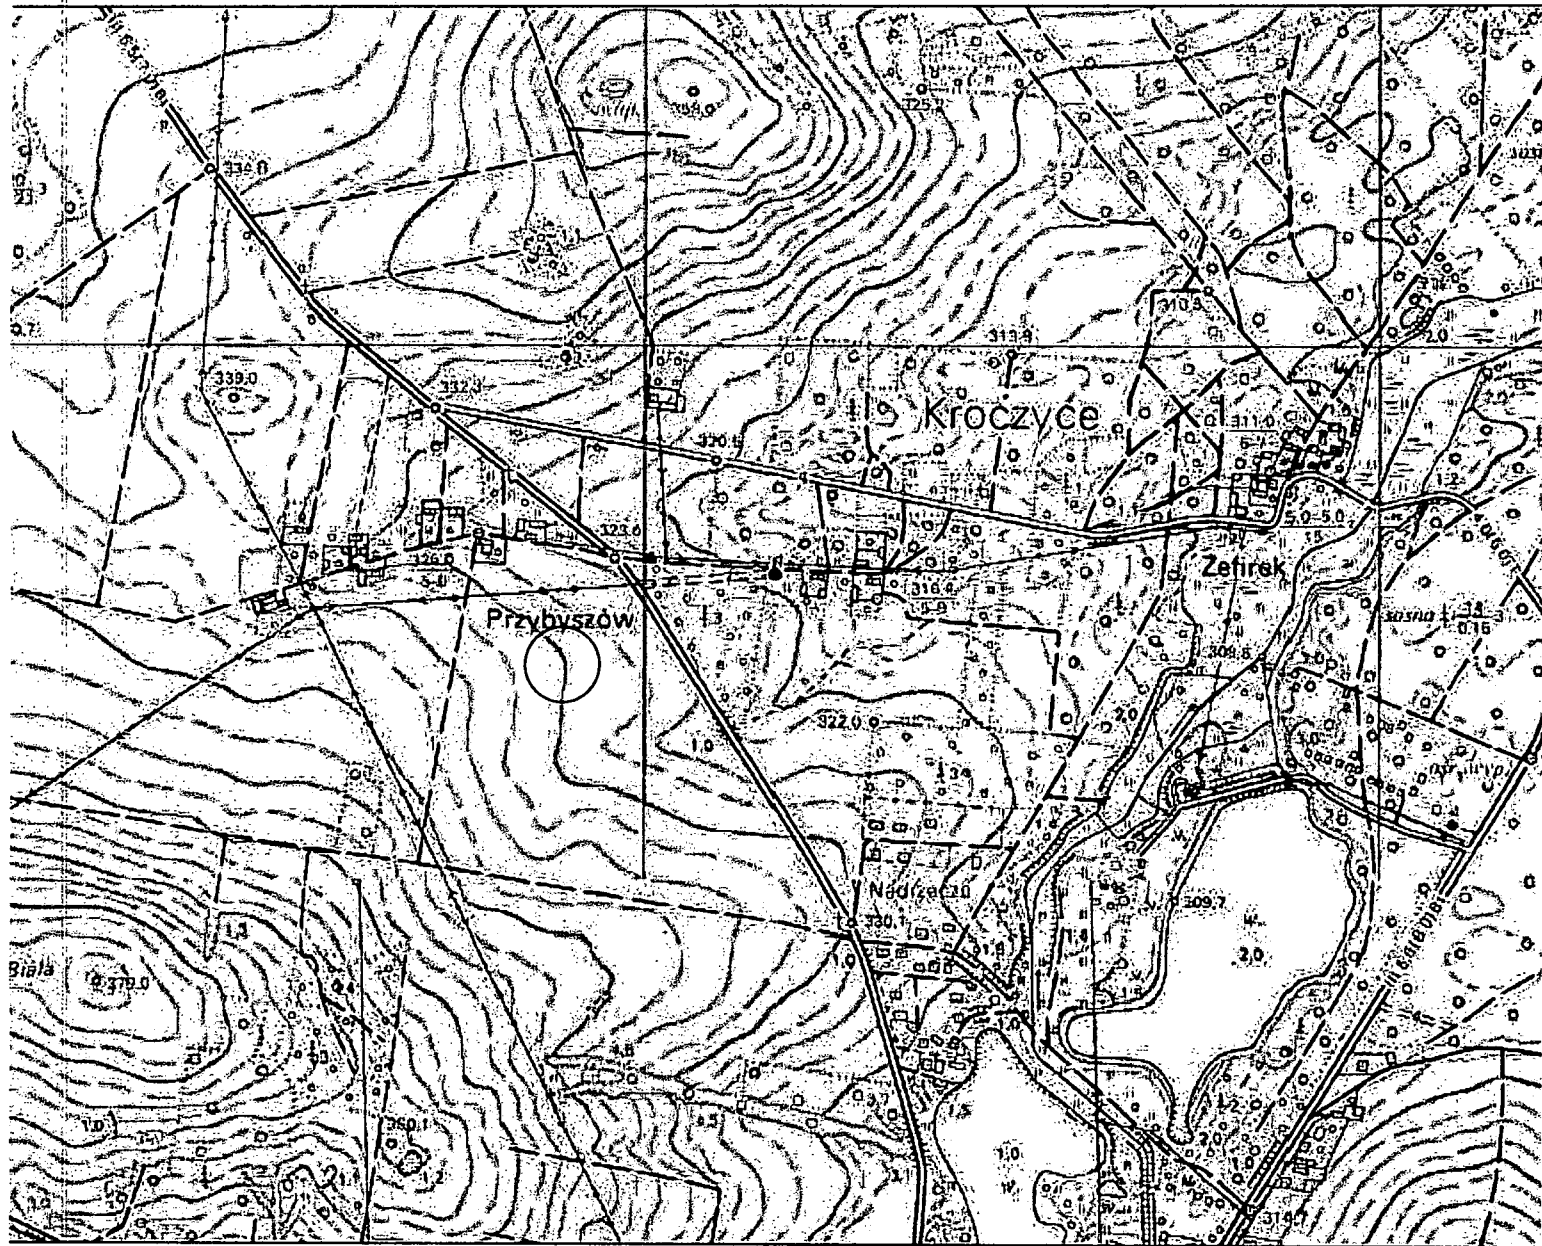

	Opracował	Projektant	Data	Nr uprawnień	Podpis
imię i nazwisko	Michał Jeziorek	inż. Jerzy Mazur	01.2020	142/90	
inwestor	TAURON Dystrybucja S.A. Oddział w Częstochowie Al. Armii Krajowej 5, 42-202 Częstochowa			Zlecenie/umowa 0148-2W-06/ 2019-087455	Faza projektu PB
Nazwa projektu	Budowa przyłącza energii elektrycznej do domku rekreacyjnego, Kroczyce, dz. nr 333/34, 333/35			Format A4	Skala 1:10000
Tytuł rysunku	Orientacja			Nr rysunku	1

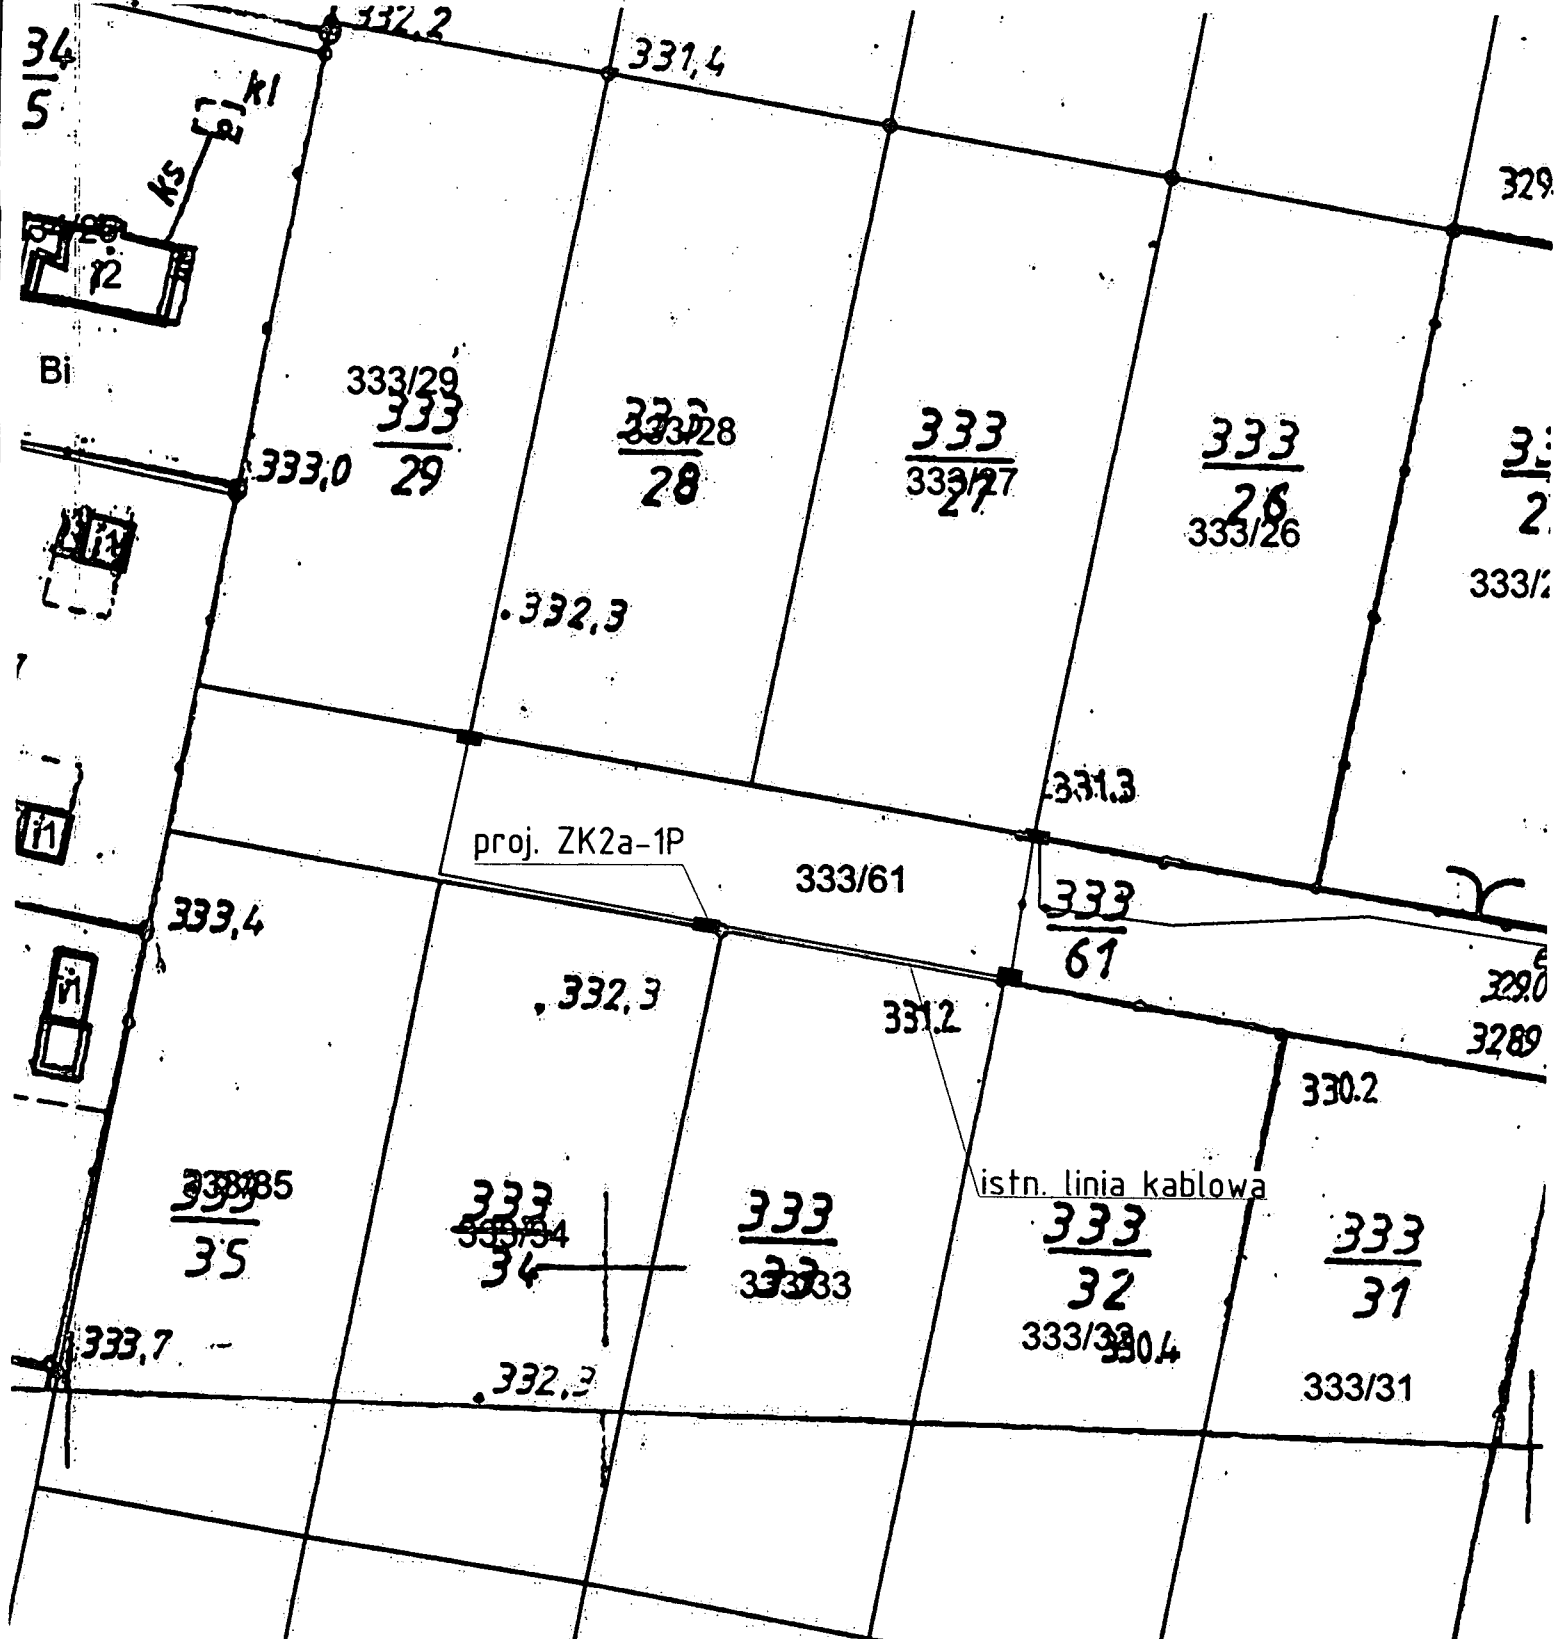

### LEGENDA

- — projektowany kabel
- — istniejący kabel
- projektowane złącze
- istniejące złącze
- istniejąca mufa termokurczliwa

	Opracował	Projektant	Data	Nr uprawnień	Podpis
imię i nazwisko	Michał Jeziorek	inż. Jerzy Mazur	01.2020	142/90	
Inwestor	TAURON Dystrybucja S.A. Oddział w Częstochowie Al. Armii Krajowej 5, 42-202 Częstochowa			Zlecenie/umowa OM18-2W-136/ 2019-087455	Faza projektu PB
Nazwa projektu	Budowa przyłącza energii elektrycznej do domu rekreacyjnego, Kroczyce, dz. nr 333/34, 333/35			Format A4	Skala 1:500
Tytuł rysunku	Projekt zagospodarowania terenu			Nr rysunku	2